



PIANTE CON DISTRIBUZIONE IMPIANTO FORZA MOTTRICE

PIANTA PIANO SOTTOSTRADA

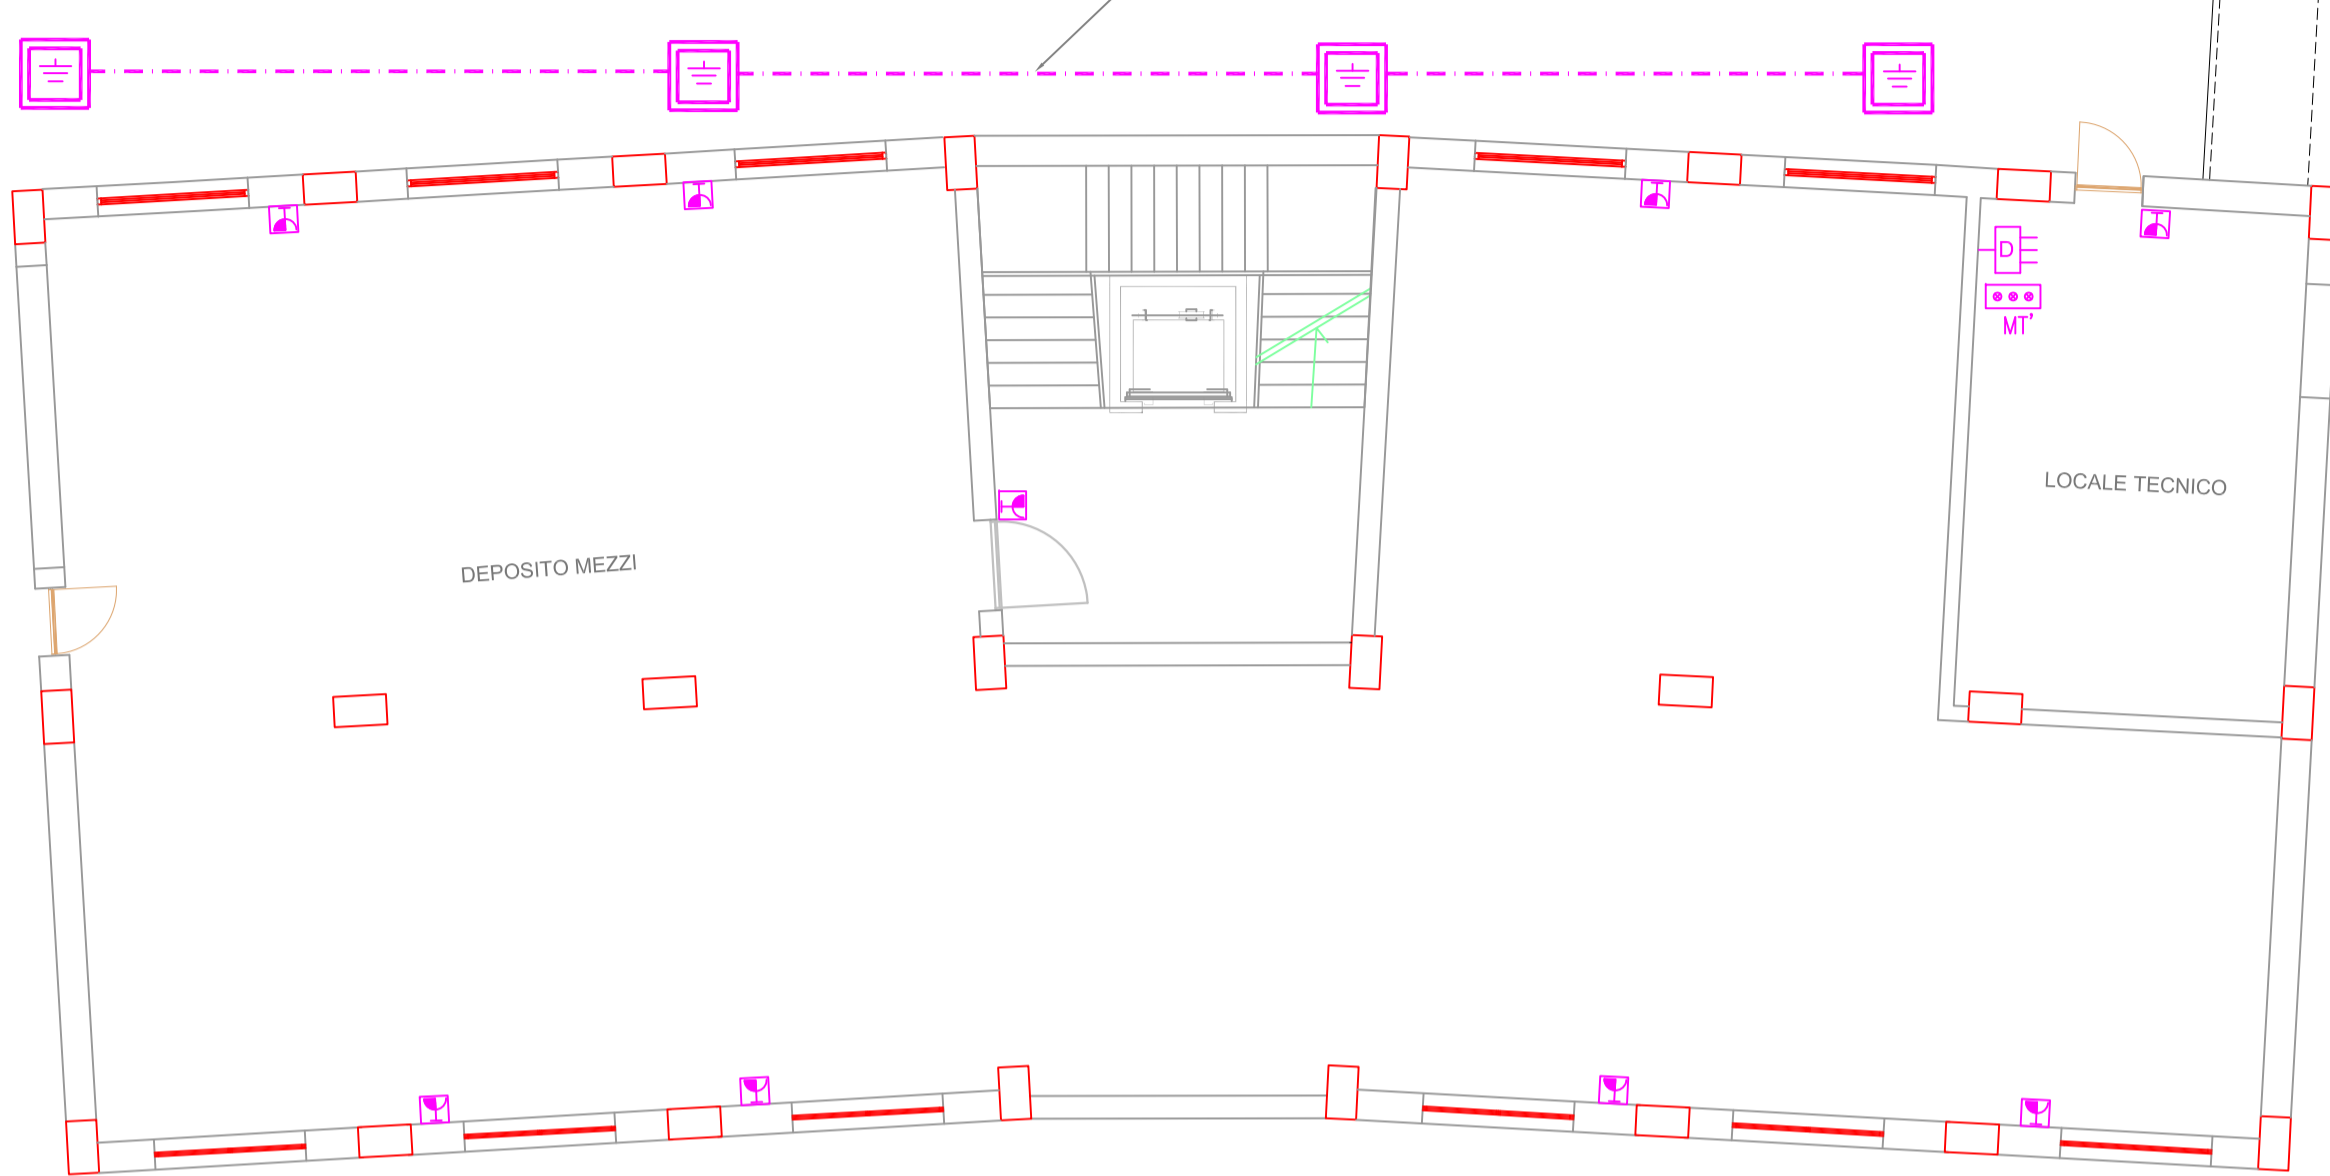


PIANTA PIANO TERRA

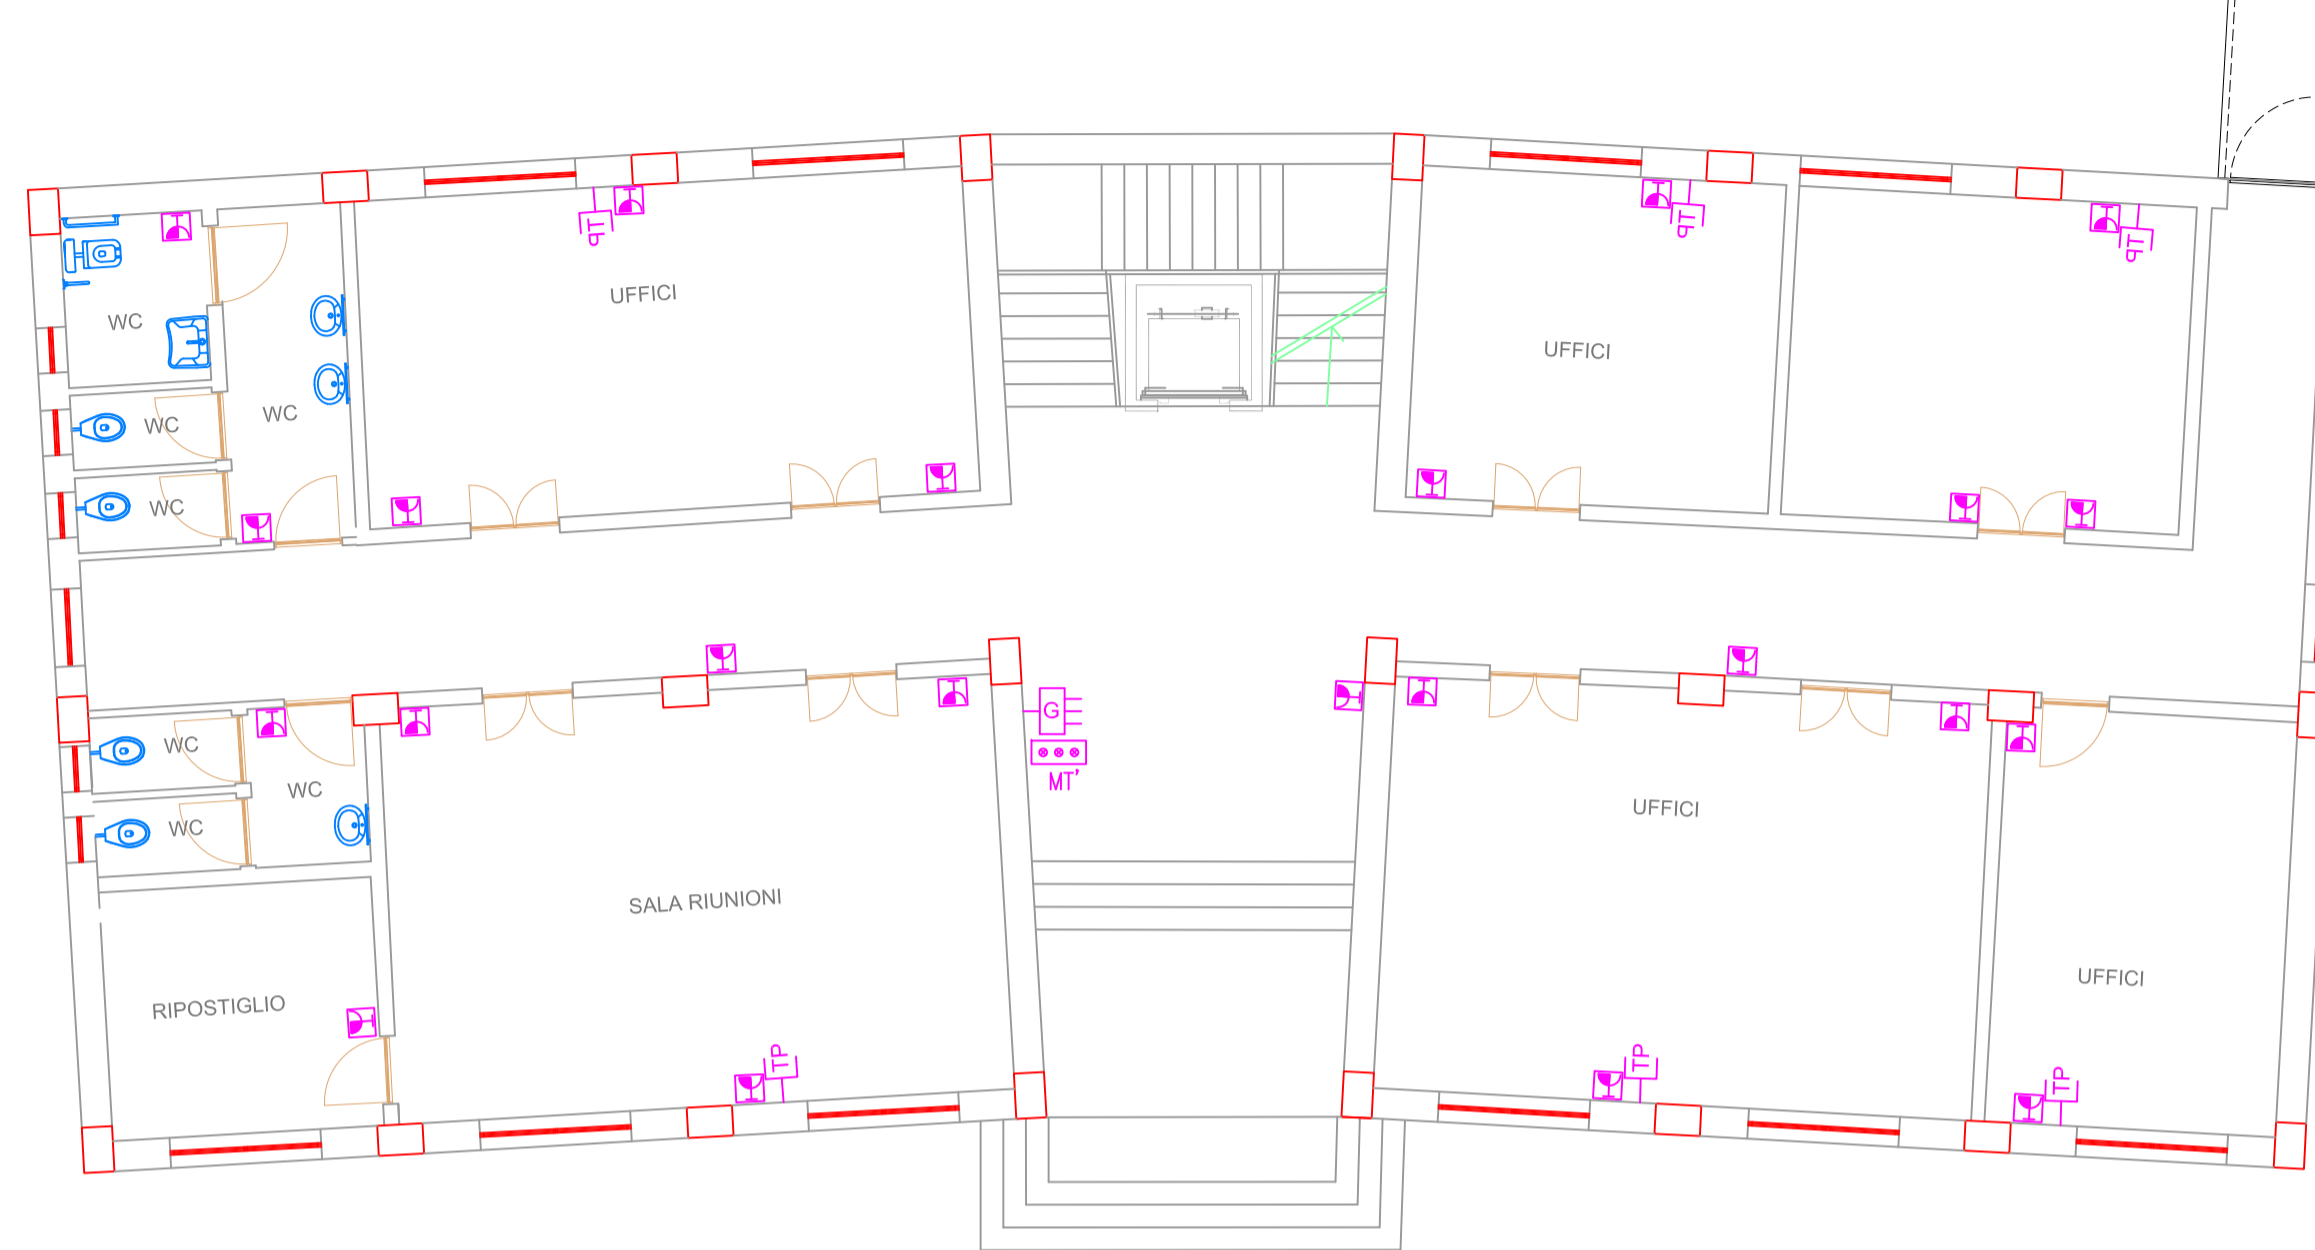

PIANTA PIANO PRIMO



PIANTA PIANO SECONDO

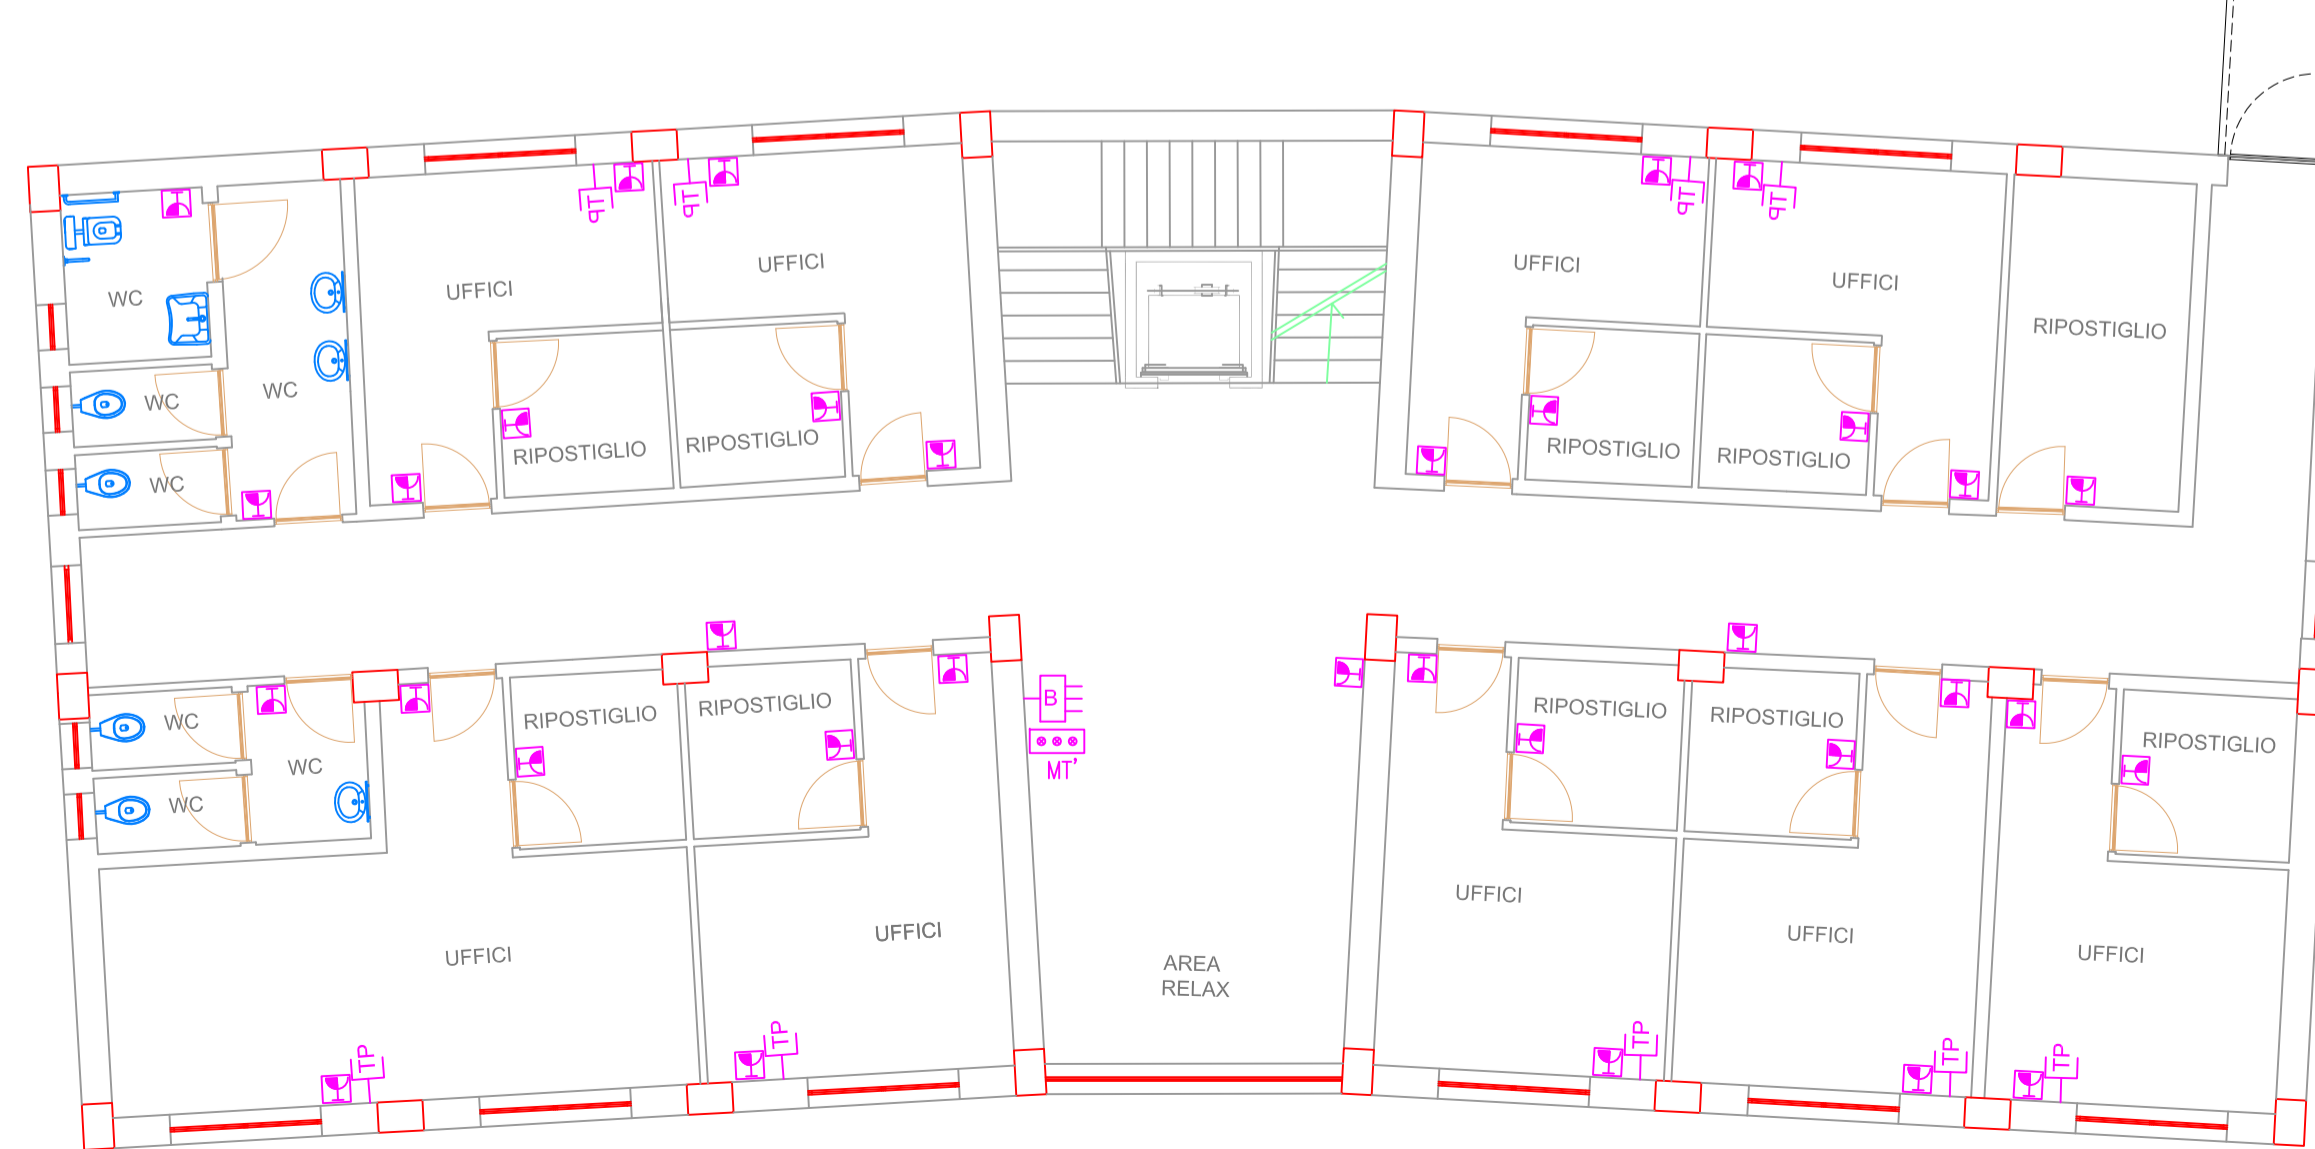

LEGENDA	
	Quadro contatore ENEL
	Quadro di distribuzione Generale
	Quadro di distribuzione secondario Piano Primo
	Quadro di distribuzione secondario Centrale Termica
	Conduttore di terra
	Nodo di Terra
	Presca Telefonica
	Presca a parete 2P+T 10/16 A tipo bipasso



COMUNE CASTEL BARONIA
(PROVINCIA DI AVELLINO)

OGGETTO: FONDO PER LA PREVENZIONE DEL RISCHIO SISMICO

Legge 24/06/2009 n. 77 – Ordinanze di Protezione Civile 4007/12 e 52/13 - D.G.R. n°118 del 27/05/2013 - D.G.R. n°814 del 23/12/2015 – D.G.R. n. 482 del 31/8/2016 -

LAVORI DI DEMOLIZIONE E RICOSTRUZIONE EDIFICIO EX PRETURA IN PIAZZA DANTE DA DESTINARE A COC

TAVOLA:

IM-5

SCALA:

1:100

ELABORATI GRAFICI STATO DI PROGETTO:
- GRAFICI IMPIANTO FORZA MOTTRICE

IL R.U.P.:

Geom. Nicola Saracino



IL PROGETTISTA:

Arch. Francesco Iacoviello



CASTEL BARONIA, Dicembre 2016